


СХЕМА РАСПОЛОЖЕНИЯ ЭЛЕМЕНТОВ ПЛАНИРОВОЧНОЙ СТРУКТУРЫ

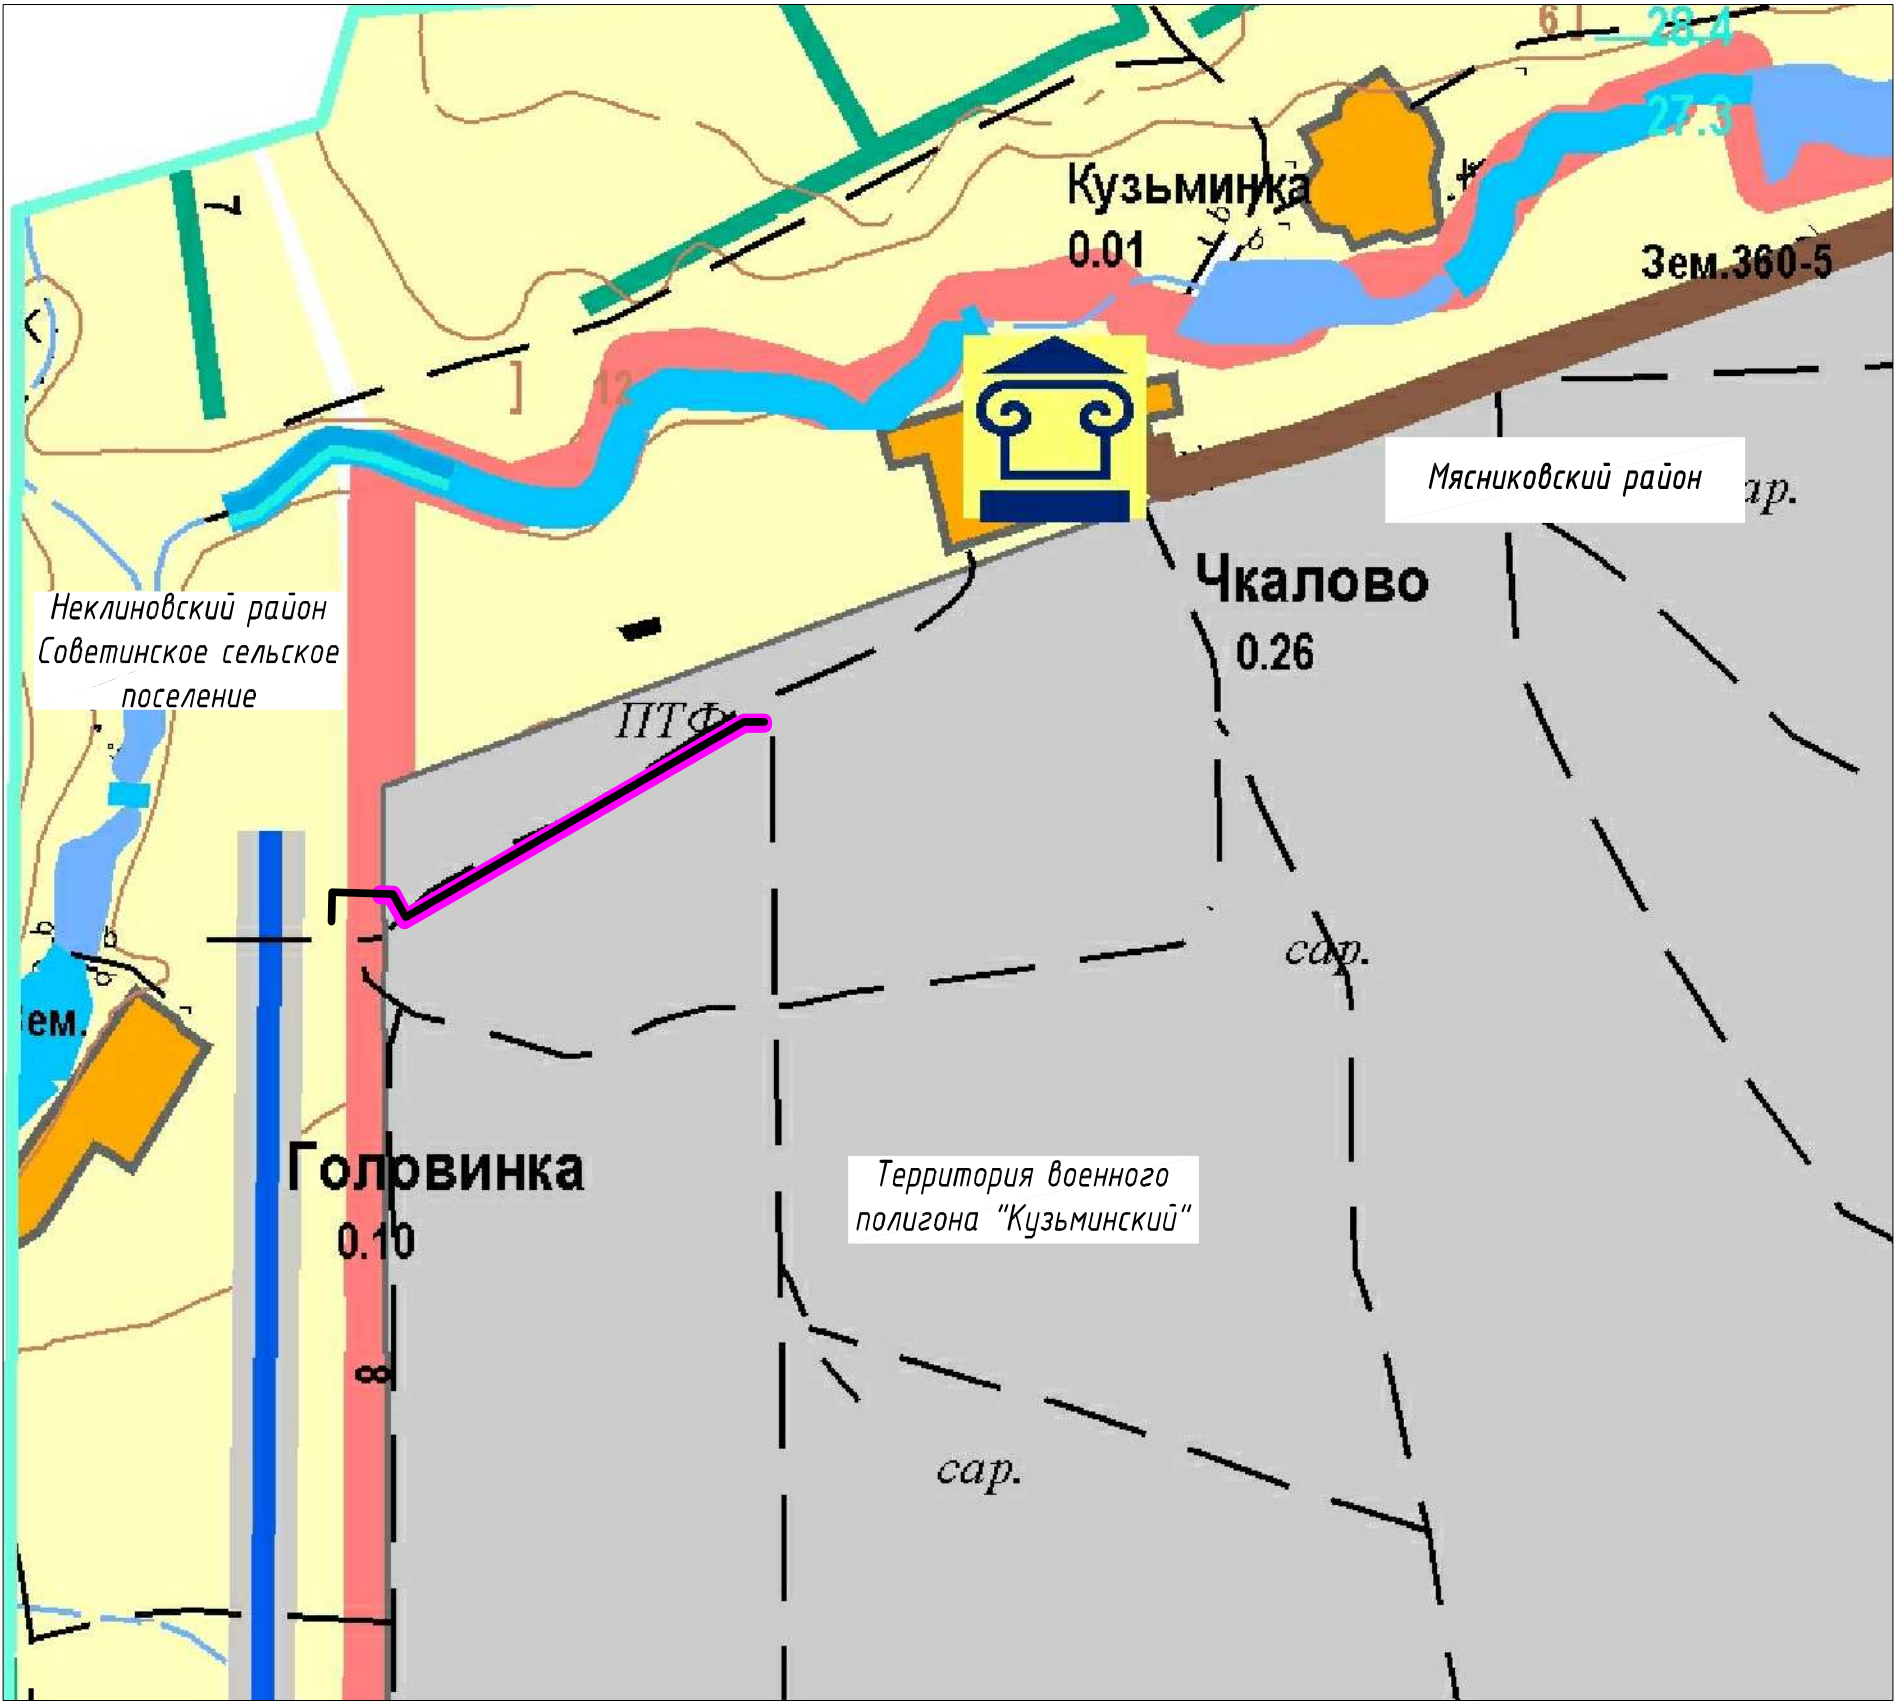

М 1:17500

Условные обозначения

- проектируемый распределительный газопровод высокого давления;
- Границы:
 - границы территории проекта планировки
 - граница муниципальных районов
- Сельхозугодья:
 - пашни
 - лесополосы
- Зона специального назначения:
 - министерства обороны
- Урбанизированная зона:
 - жилая и общественная застройка населенных пунктов

						ПП-2017			
						Ростовская область, Мясниковский район			
Изм.	№ уч.	Лист	№ док.	Подпись	Дата	«Распределительный газопровод для подключения (технологического присоединения) объекта капитального строительства: «Обустройство объектов военного городка «Кузьминский» 150 МСД» по адресу: Ростовская область, Мясниковский район, относительно ориентира х. Чкалово»	Стадия	Лист	Листов
Директор		Филяков В.Г.					П-1	1	1
Зам.директора		Филяков А.В.							
ГИП		Николенко Г.И.							
Рук. группы		Шатравина В.М.							
Инженер		Ермак Л.В.				Схема расположения элементов планировочной структуры М 1:17500	ООО "Экозем" г. Новочеркасск. 2017 г.		
Техник		Великоднев А.В.							